

CDHU		
ENG. FERNANDO AREVALILLO LLATA	SUPERINTENDENTE DE	
ARQ. CLAUDIA ALVES DIAS LACORTE	PROJETOS	
ARQ. LUIZ GUSTAVO DELLA NOCE	GERENTE	
	LÍDER	
CDHU		
ARQ. GISELE ANDRADE MUNHOZ	GESTÃO	
ARQ. DARCIO NAKAYAMA	COORDENAÇÃO	
ARQ. VICTÓRIA SANCHES	DESENVOLVIMENTO	
ENG. JADER COSTA	ENGENHEIRO ELETRICISTA	
CREA: 5061364567/SP	ART: 28027230230056949	

LEGENDA / NOTAS

- ⊙ TOMADA BAIXA 127V (10A) EMBUTIDA 4"x2" ou 4"x4"
h=0,40m (200W)
- ⊕ TOMADA MÉDIA 127V (10A) EMBUTIDA 4"x2" OU 4"x4"
h=1,0m (200W)
- ⊕ TOMADA MÉDIA 127V (20A) EMBUTIDA 4"x2" OU 4"x4"
h=1,0m (1500W)
- ⊕ TOMADA NO PISO 127V (10A) EMBUTIDA NO PISO
(200W)
- ⊕ TOMADA BAIXA 220V (10) EMBUTIDA NA PAREDE 4"x2"
h=0,40m (200W)
- ▼ PONTO DE FORÇA;
- INDICAÇÃO DE DESCIDA DE ELETRODUTO EMBUTIDO
OU APARENTE;
- QUADRO DE DISTRIBUIÇÃO DE FORÇA E LUZ;
- CAIXA DE PASSAGEM EM ALUMÍNIO COM DIMENSÕES
DE 20x20cm;
- CONDULETE DE ALUMÍNIO, INSTALAÇÃO APARENTE;
- ELETRODUTO AÇO GALVANIZADO, ONDE NÃO
INDICADO #3/4";
- ELETRODUTO AÇO GALVANIZADO, EMBUTIDO NO
PISO, PAREDE OU NO CAIXÃO PERDIDO;
- ELETRODUTO EM PVC CORRUGADO FLEXÍVEL EMBUTIDO
NA ARQUIBANCADA, ONDE NÃO INDICADO #3/4";
- PERFILADO LISO COM TAMPA 38x38mm;
- SINALIZADOR DE EMERGENCIA AUDIO/VISUAL;
- INTERRUPTOR PARA SINALIZAÇÃO DE EMERGENCIA;
- ARANDELA DO TIPO SOBREPOR, SOQUETE E27 E LÂMPADA
OU LED EMBUTIDO;
- LUMINÁRIA DO TIPO SOBREPOR, RETANGULAR USO EXTERNO
COM PROTEÇÃO EM ACRÍLICO, PARA 2 LÂMPADAS TUBULARES
OU LED INTEGRADO;
- BALIZADOR EMBUTIDO NOS DEGRAUS DA ARQUIBANCADA;
- LUMINÁRIA DO TIPO PLAFON SOBREPONSTA NO TETO
SOQUETE E27 E LÂMPADA, OU LED INTEGRADO;
- LUMINÁRIA DO TIPO SPOT INSTALAÇÃO EM PERFILADO
SOQUETE E27 E LÂMPADA, OU LED INTEGRADO;
- LUMINÁRIA AUTÔNOMA DE EMERGENCIA EM LED

REVISÕES (DISCRIMINAÇÃO)	Nº	DATA	RUBRICA

CDHU Companhia de Desenvolvimento
Habitacional e Urbano

Rua Boa Vista,170 . São Paulo . Tel.2505.2000 . CNPJ 47.865.597/0001-09

CONTRATO
TRIBUNAL DE CONTAS DO ESTADO DE SÃO PAULO

PROJETO
PROJETO DE REFORMA BIBLIOTECA E
MEMORIAL

ENDEREÇO / MUNICÍPIO
AVENIDA RANGEL PESTANA, 315
SÃO PAULO-SP

DISCIPLINA
ELÉTRICA

ÁREA
ELE

FOLHA
04/08

ASSUNTO
PROJETO EXECUTIVO
PLANTAS BAIXA DE DISTRIBUIÇÃO DAS LUMINÁRIAS
DE EMERGENCIA.


ESCALA GRÁFICA
0 2,5 5 7,5 (m)

ESCALA NOMINAL
1:50

DATA
DEZ/2022

ESPAÇO PARA APROVAÇÃO

CODIGO CDHU	EMPREENHIMENTO	Região	Município	Versão	Etapa do Projeto
Projeto	1	4	7	2	0
			0	8	3
				0	P
					E

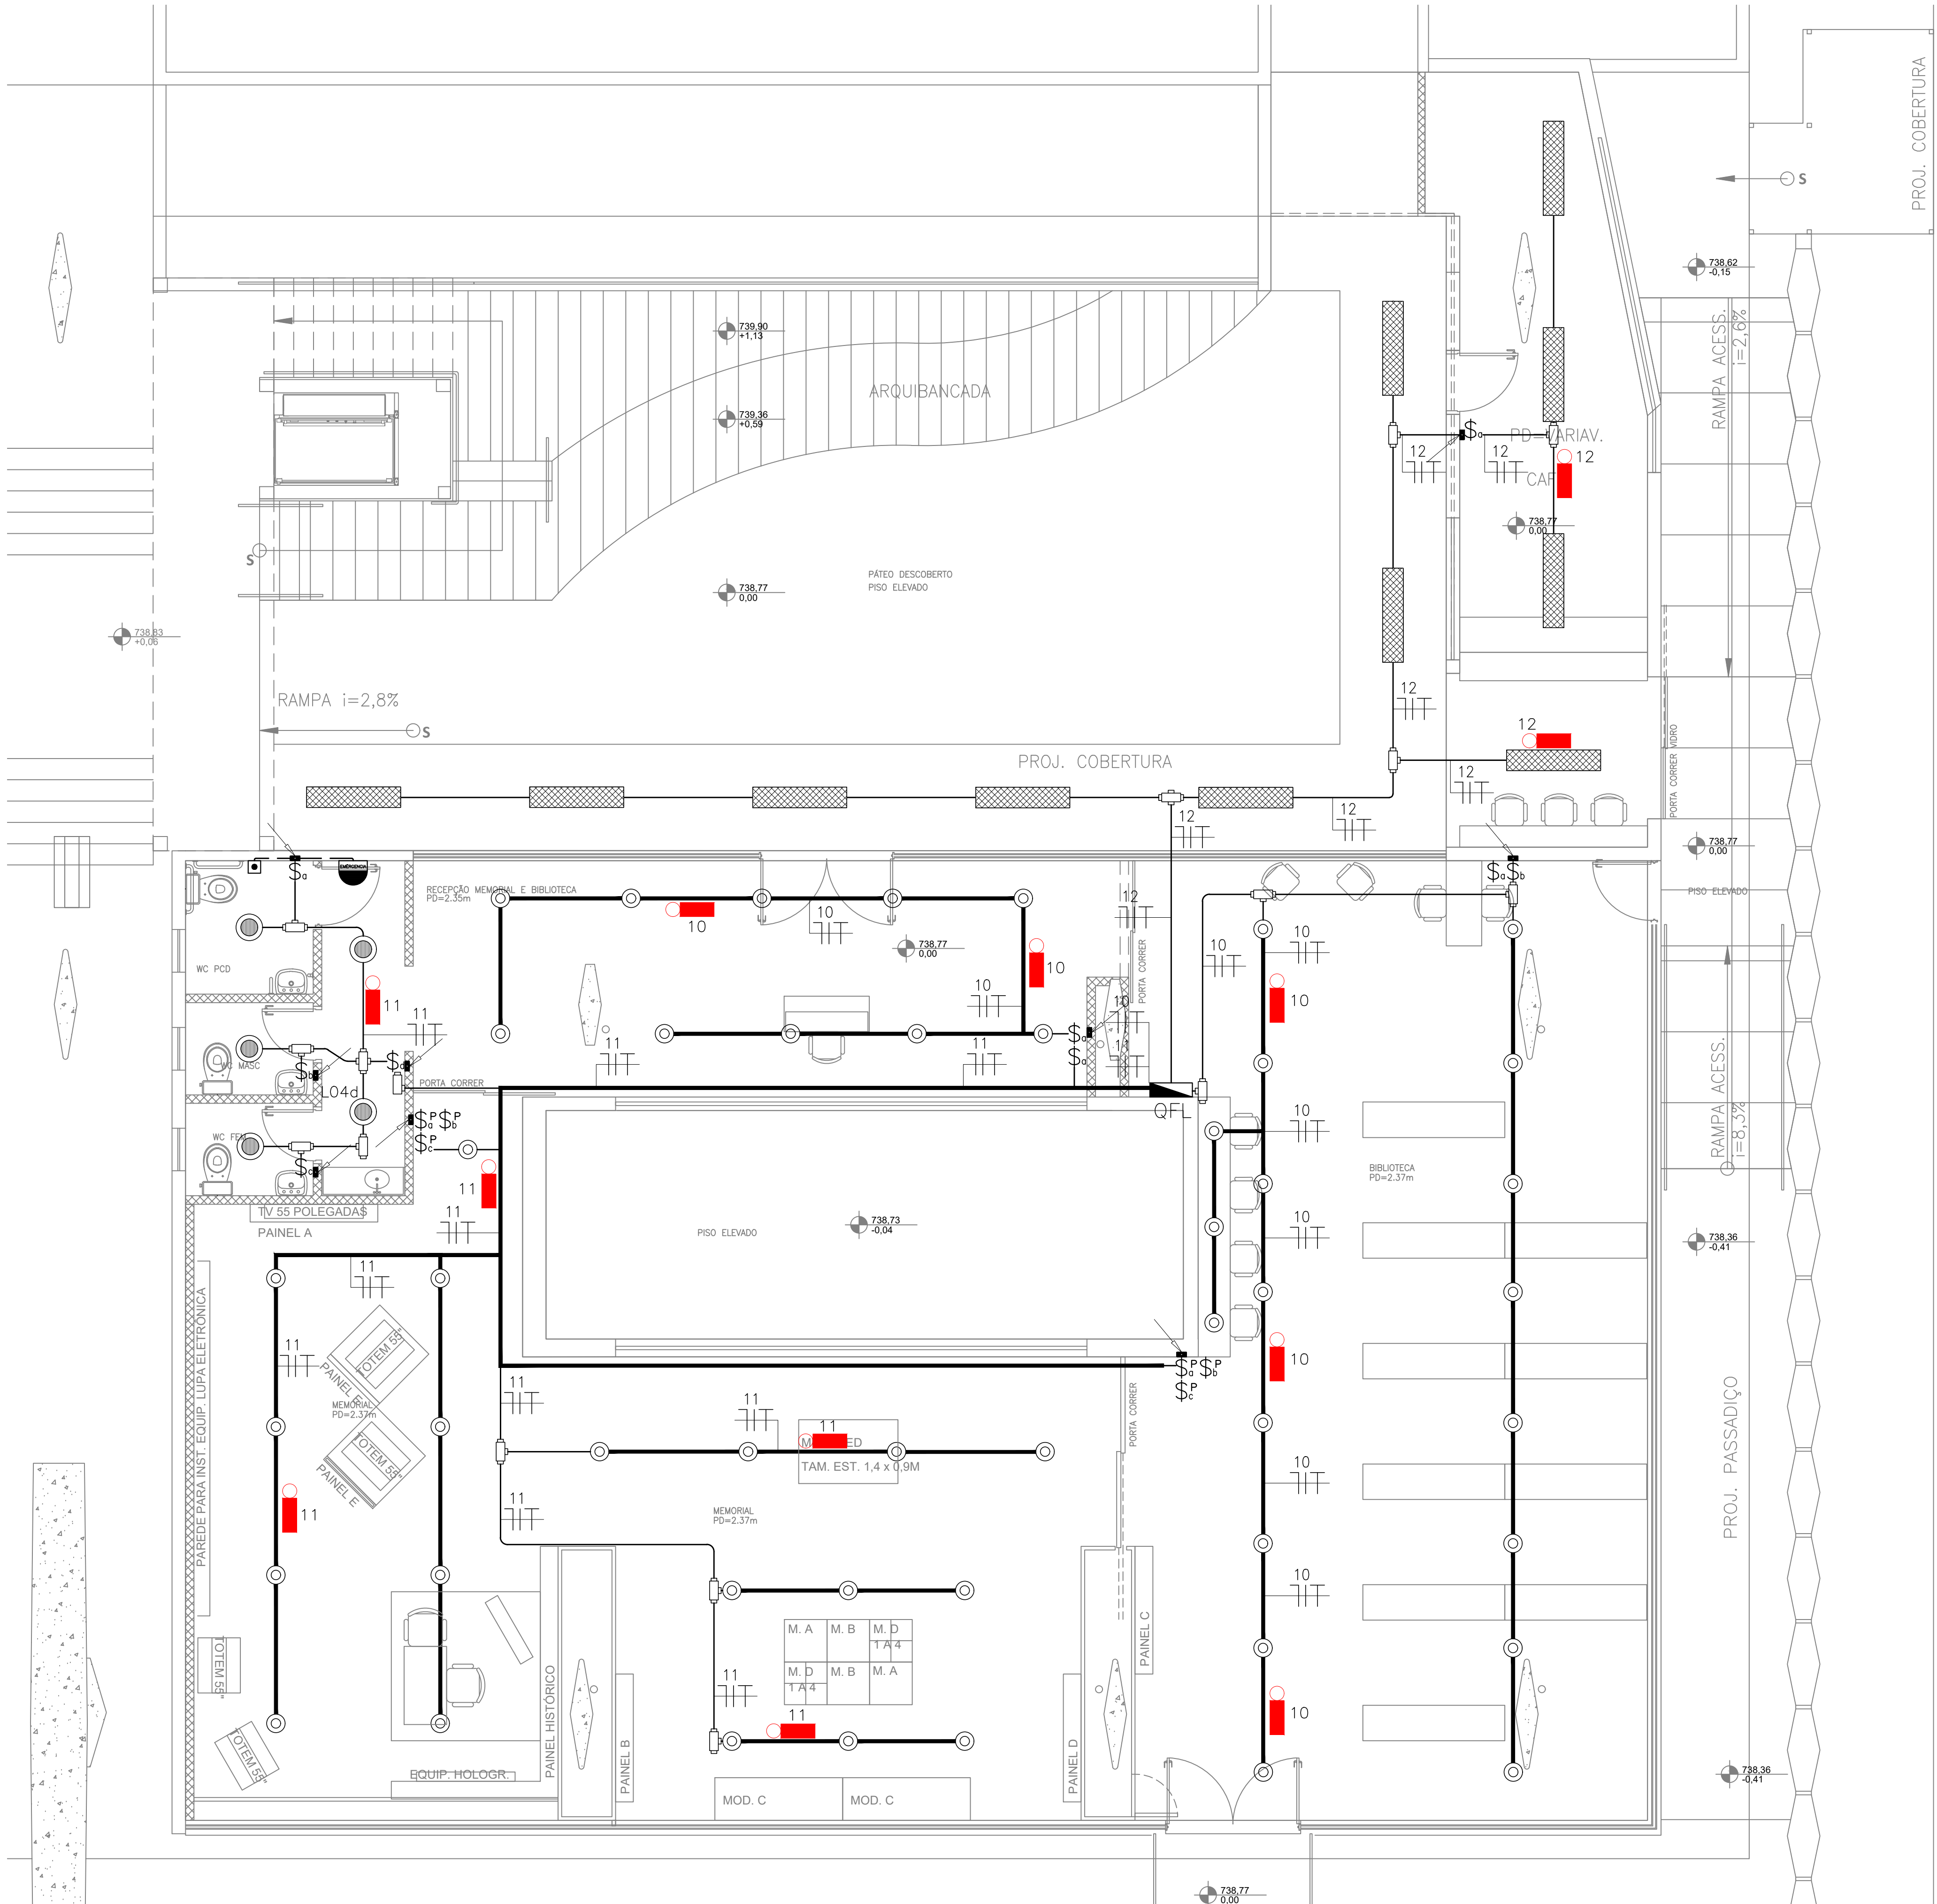

PLANTA BAIXA DE DISTRIBUIÇÃO DE ILUMINAÇÃO DE EMERGENCIA DO MEMORIAL / BIBLIOTECA.
ESCALA 1:50