


CDHU  
 ENG. FERNANDO AREVALILLO LLATA SUPERINTENDENTE DE PROJETOS  
 ARQ. CLAUDIA ALVES DIAS LACORTE GERENTE  
 ARQ. LUIZ GUSTAVO DELLA NOCE LÍDER

APOIO CDHU  
 ARQ. GISELE ANDRADE MUNHOZ GESTÃO  
 ARQ. DARCIO NAKAYAMA COORDENAÇÃO  
 ARQ. VICTÓRIA SANCHES DESENVOLVIMENTO  
 ENG. JADER COSTA ENGENHEIRO ELETRICISTA  
 CREA: 5061364567/SP ART: 28027230230056949

LEGENDA / NOTAS

- CONDULETE DE ALUMÍNIO, INSTALAÇÃO APARENTE;
- CAIXA DE DISTRIBUIÇÃO NO PISO CONTENDO 2 TOMADAS DE REDE E 2 TOMADAS DE TELEFONE;
- CÂMERA DE MONITORAMENTO ENDEREÇÁVEL;
- ANTENA DE DISTRIBUIÇÃO DE SINAL WI-FI;
- PONTO DE TOMADA DE REDE RJ45 INSTALADO EM CAIXA 4x2" OU 4x4" EMBUTIDA NA PAREDE;
- PONTO DE TOMADA DE REDE RJ45 INSTALADO EM CAIXA 4x2" OU 4x4" EMBUTIDA NO PISO;
- MINI RACK EM AÇO NA COR PRETA FECHADO COM 6U;
- ELETRODUTO AÇO GALVANIZADO, ONDE NÃO INDICADO Ø3/4";
- ELETRODUTO AÇO GALVANIZADO, EMBUTIDO NO PISO, PAREDE OU NO CAIXÃO PERDIDO;

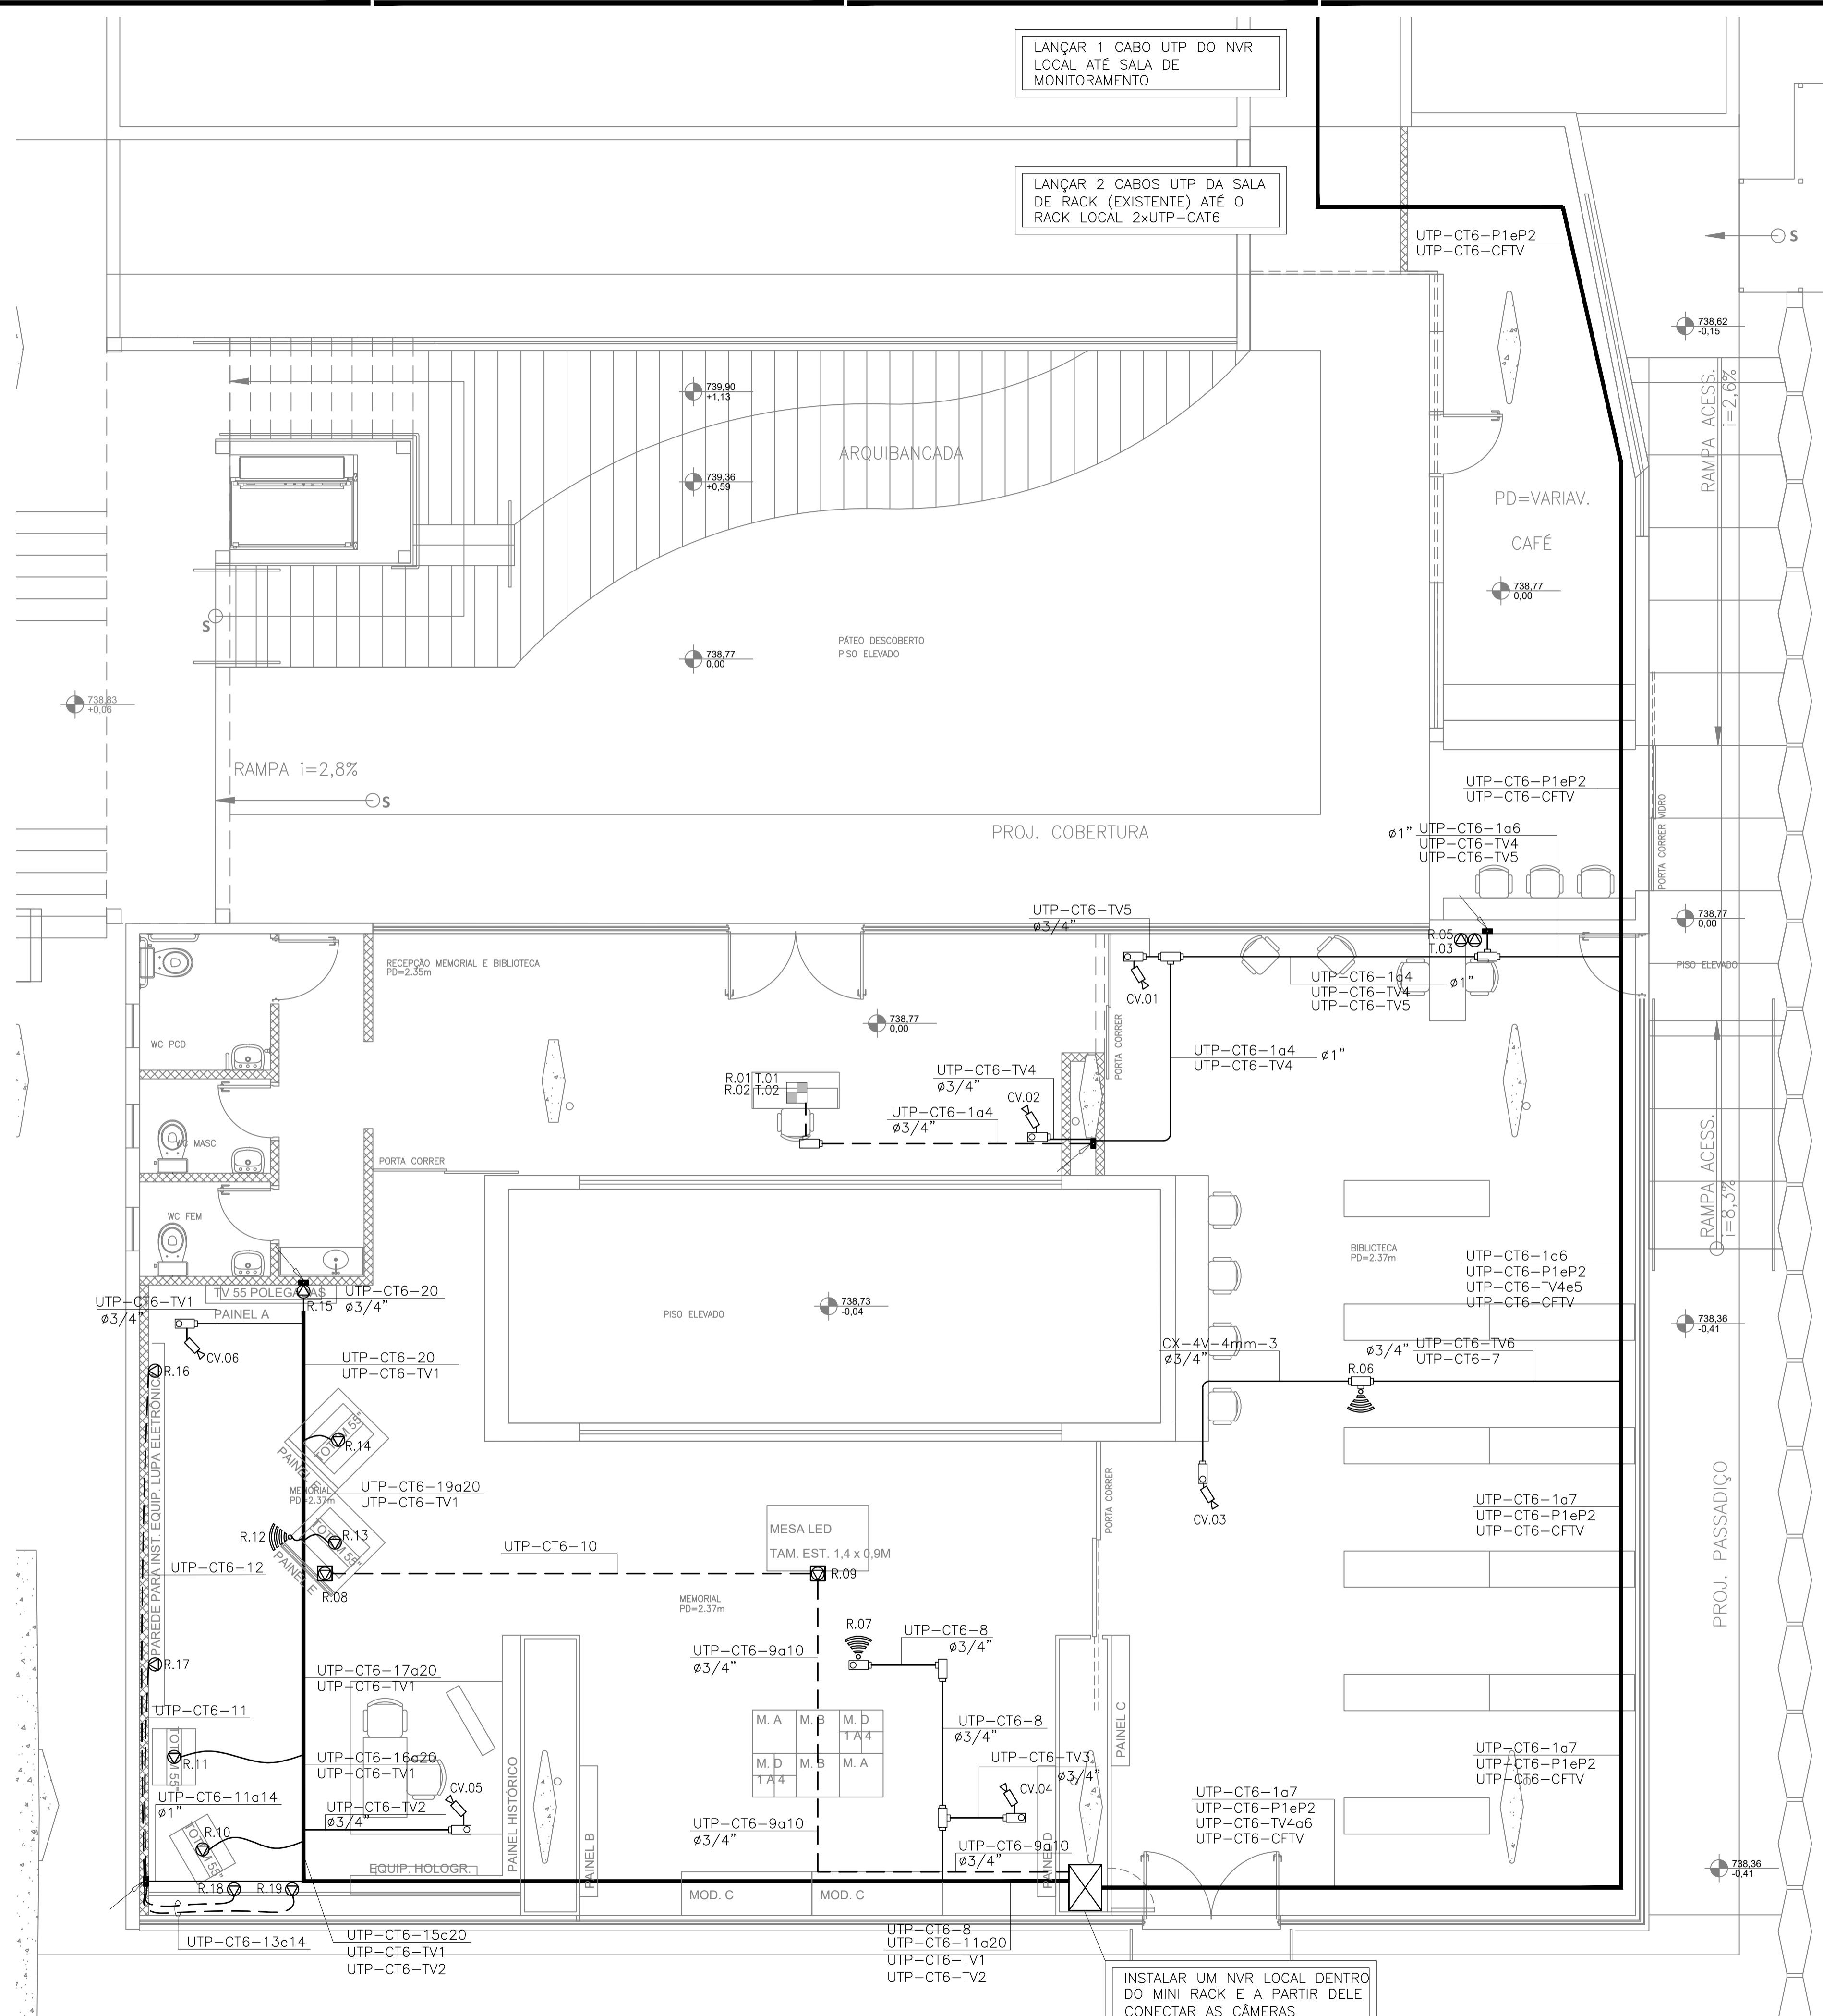

PLANTA BAIXA DE DISTRIBUIÇÃO DE PONTOS DE REDE, TELEFONIA, WI-FI E CÂMERAS DE MONITORAMENTO.  
 ESCALA 1:50

REVISÕES (DISCRIMINAÇÃO)	Nº	DATA	RUBRICA

**CDHU** Companhia de Desenvolvimento Habitacional e Urbano  
 Rua Boa Vista, 170 - São Paulo - Tel. 2505.2000 - CNPJ 47.865.597/0001-09

CONTRATO  
 TRIBUNAL DE CONTAS DO ESTADO DE SÃO PAULO

PROJETO  
 PROJETO DE REFORMA BIBLIOTECA E MEMORIAL

ENDEREÇO / MUNICÍPIO  
 AVENIDA RANGEL PESTANA, 315  
 SÃO PAULO-SP

DISCIPLINA | ÁREA | FOLHA  
**ELÉTRICA** | ELE | 05/08

ASSUNTO  
 PROJETO EXECUTIVO PLANTAS BAIXA DE DISTRIBUIÇÃO DO SISTEMA DE REDE, TELEFONIA E CFTV.

ESCALA GRÁFICA | ESCALA NOMINAL | DATA  
 0 2,5 5 7,5 (m) | 1:50 | DEZ/2022

ESPAÇO PARA APROVAÇÃO