

PLANTA BAIXA SUBSOLO

QUADRO DE ÁREAS (m2)	
TERRENO	1587,42
SUBSOLO	1131,37
TÉRREO	329,57
1º PAVIMENTO	355,31
2º PAVIMENTO	355,31
BARRILETE / CAIXA D'AGUA	76,35
TOTAL GERAL	2247,91
LIVRE	1257,85

SIMBOLOGIA		
SIST. DE DETECÇÃO E ALARME		PONTO DE ILUMINAÇÃO DE BALIZAMENTO
		AVISADOR SONORO TIPO SIRENE
		AVISADOR SONORO E VISUAL
		ACIONADOR MANUAL DO SISTEMA DE DETECÇÃO E ALARME
SIST. DE ILUMINAÇÃO DE EMERGENCIA		CENTRAL DE DETECÇÃO E ALARME
		BATERIAS DO SISTEMA DE DETECÇÃO E ALARME
SISTEMA DE HÍDRANTES		PONTO DE ILUMINAÇÃO DE EMERGENCIA
		BATERIAS DE ACUMULADORES PARA O SIST. DE ILUM. DE EMERGENCIA
		CENTRAL DO SISTEMA DE ILUMINAÇÃO DE EMERGENCIA
		BOMBA DE INCENDIO
		RESERVA DE INCENDIO
		HIDRANTE SIMPLES
		REGISTRO DE RECALQUE SEM VALVULA DE RETENÇÃO
		ACIONADOR DE BOMBA DE INCENDIO (BOTONERA TIPO LIGA DESLIGA)
		CENTRAL DE G.L.P.
		REGISTRO DE PARAGEM
EXTINTORES		GAS CARBONICO (CO2)
		PO QUIMICO SECO
		AGUA PRESSURIZADA
		ROTA DE FUGA
		CHAVE PRIMARIA
		CHAVE SECUNDARIA
	DETECTOR DE FUMAÇA	


PROPRIETÁRIO OU RESP. PELO USO
TRIBUNAL DE CONTAS

RESPONSÁVEL TÉCNICO
LUÍS GUSTAVO SALIONI DUARTE

PROJETO TÉCNICO DE SEGURANÇA CONTRA INCENDIO
PROJETO DE PLANTA BAIXA, DETALHES E INFORMAÇÕES

FOLHA
1/6

Ocupação: TRIBUNAL DE CONTAS DO ESTADO DE SP
Local: FERNANDÓPOLIS - SP
Proprietário: TRIBUNAL DE CONTAS
Empresa: Saliarte Construtora e Engenharia Ltda - EPP
Responsável Técnico: LUÍS GUSTAVO SALIONI DUARTE
CREA: 5063089603
Escalas: indicadas
Desenho: AFONSO COSTA
Data: 04/09/2019

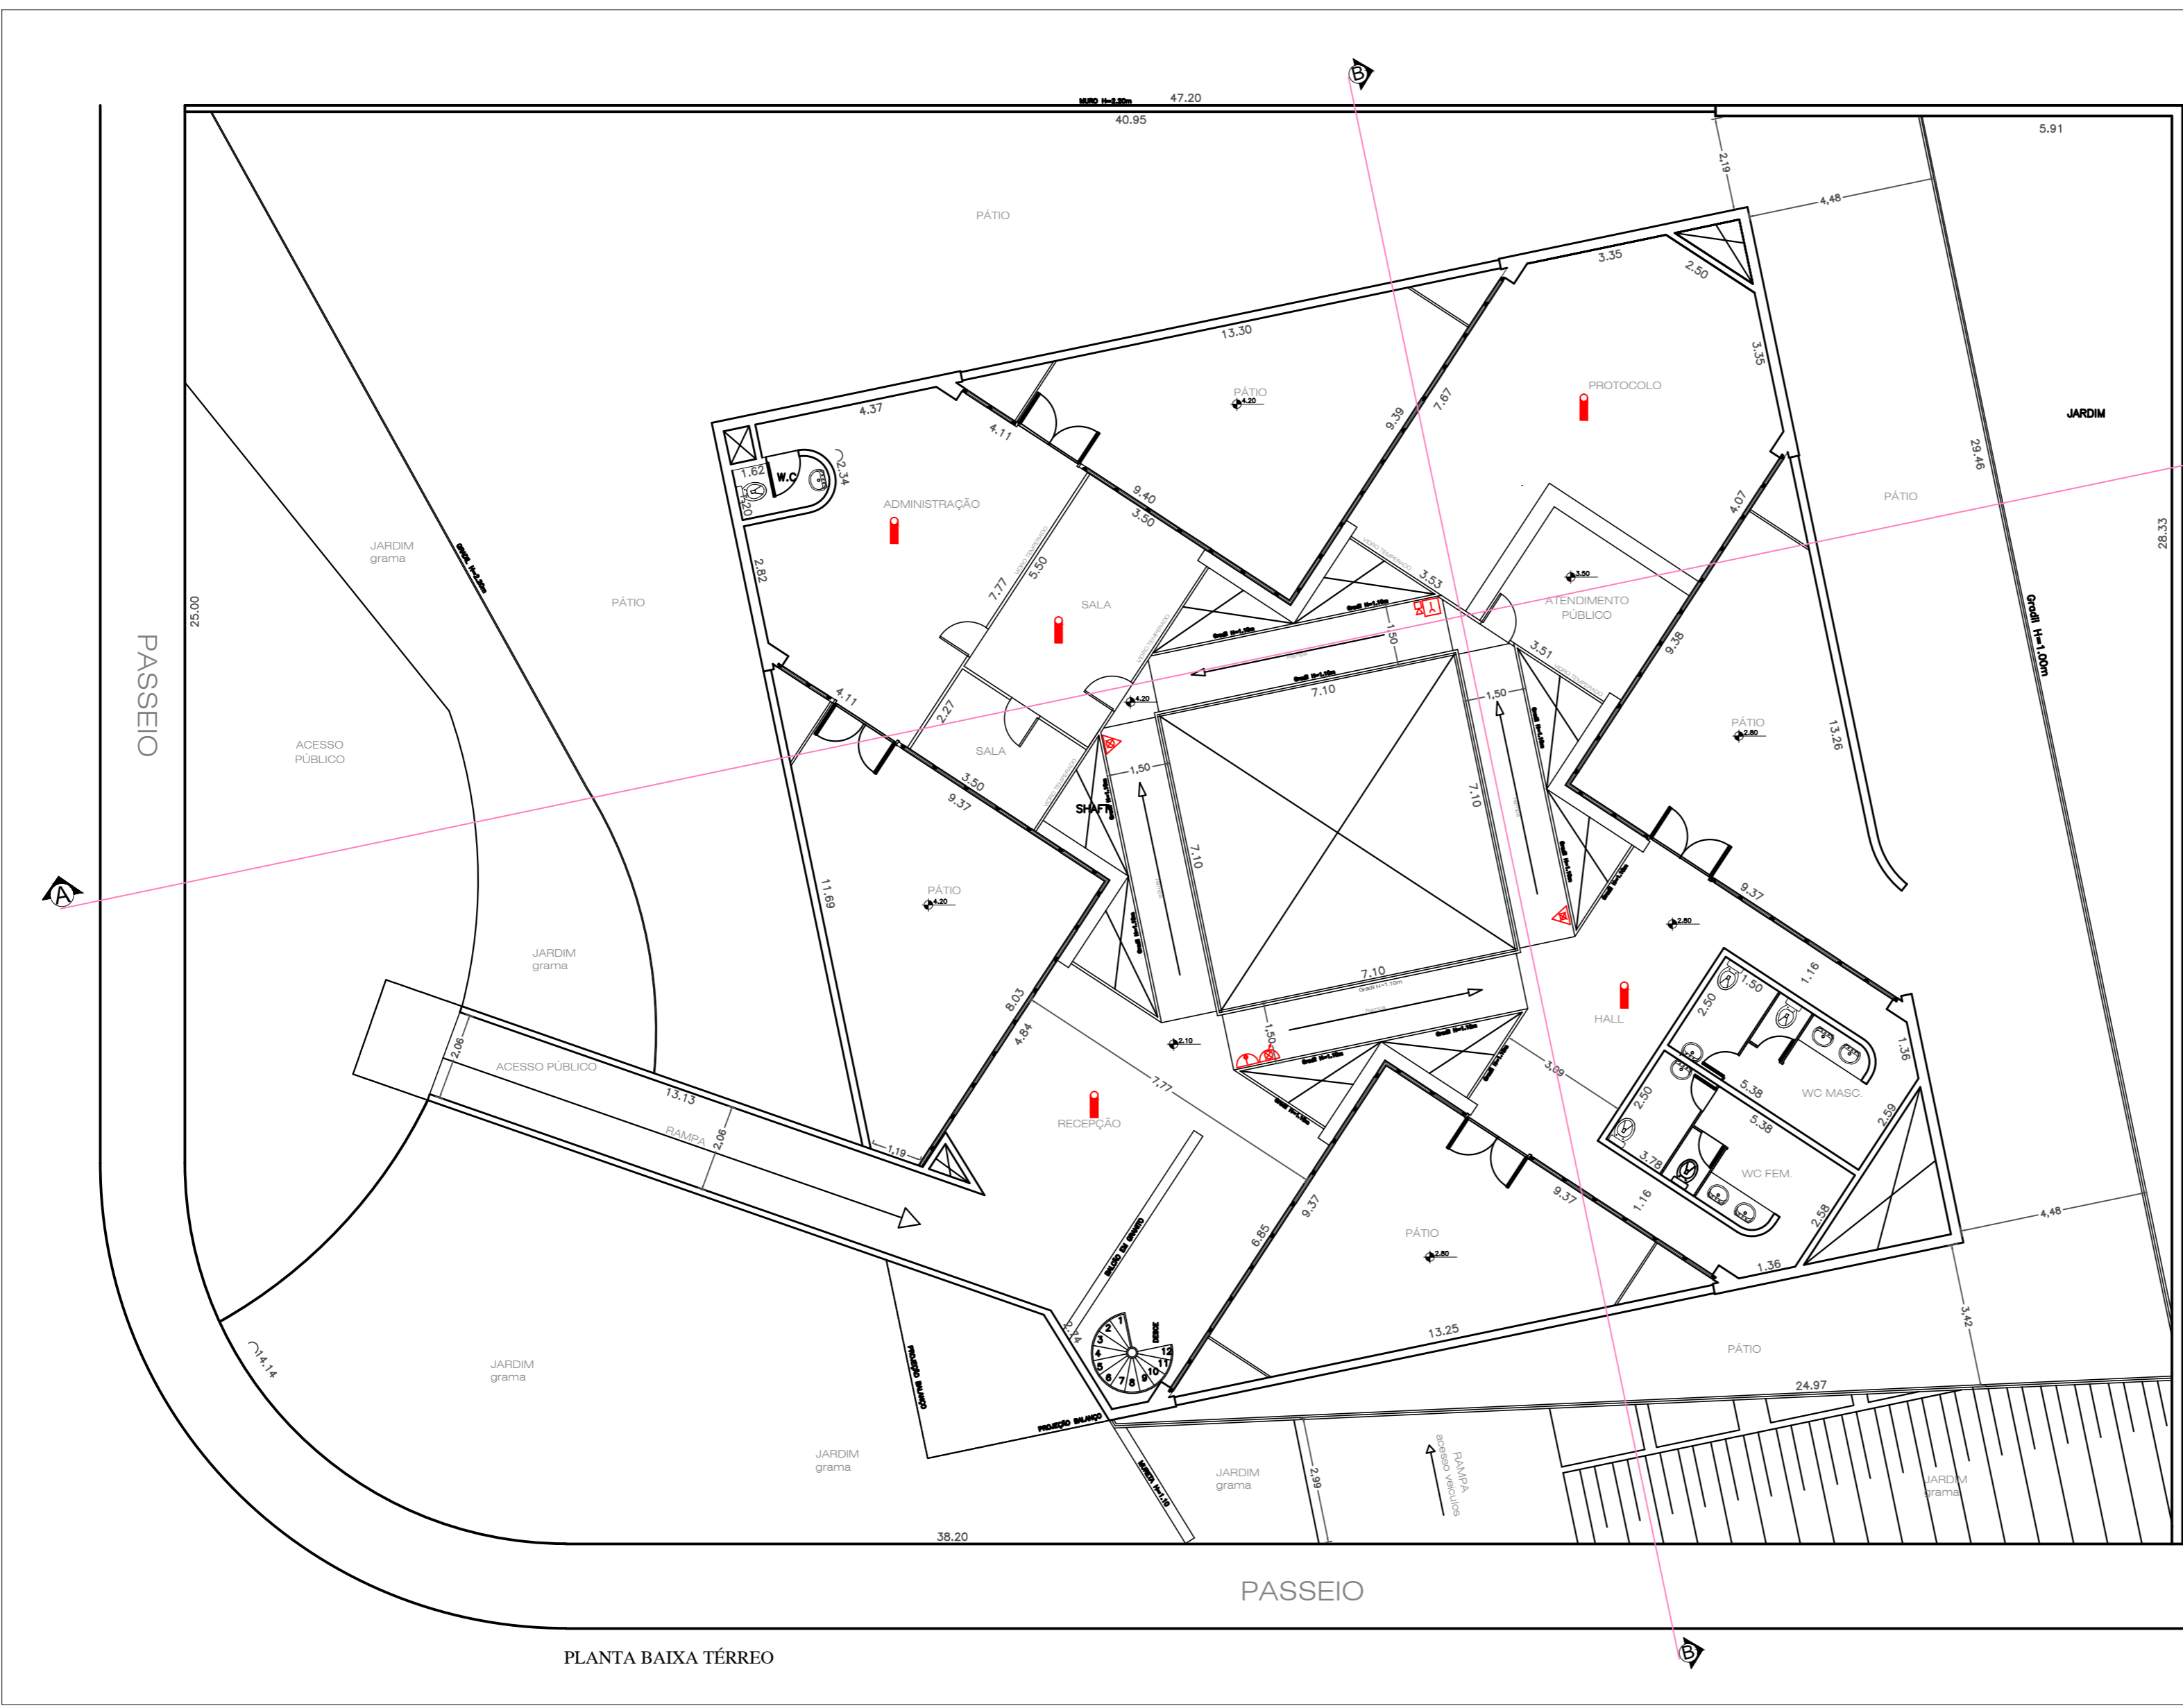

PLANTA BAIXA TÉRREO

QUADRO DE ÁREAS (m2)	
TERRENO	1587,42
SUBSOLO	1131,37
TÉRREO	329,57
1º PAVIMENTO	355,31
2º PAVIMENTO	355,31
BARRILETE / CAIXA D'AGUA	76,35
TOTAL GERAL	2247,91
LIVRE	1257,85

SIMBOLOGIA	
	PONTO DE ILUMINACAO DE BALZAMENTO
	AVISADOR SONORO TIPO SIRINE
	AVISADOR SONORO E VISUAL
	ACIONADOR MANUAL DO SISTEMA DE DETECCAO E ALARME
	CENTRAL DE DETECCAO E ALARME
	BATERIAS DO SISTEMA DE DETECCAO E ALARME
	PONTO DE ILUMINACAO DE EMERGENCIA
	BATERIAS DE ACUMULADORES PARA O SIST. DE ILUM. DE EMERGENCIA
	CENTRAL DO SISTEMA DE ILUMINACAO DE EMERGENCIA
	BOMBA DE INCENDIO
	RESERVA DE INCENDIO
	HIDRANTE SIMPLES
	REGISTRO DE RECALQUE SEM VALVULA DE RETENCAO
	ACIONADOR DE BOMBA DE INCENDIO (BOTTEIRA TIPO LIGA DESLIGA)
	CENTRAL DE G.L.P
	REGISTRO DE PARAGEM
	GAS CARBONICO (CO2)
	PO QUIMICO SECO
	AGUA PRESSURIZADA
	ROTA DE FUGA
	CHAVE PRIMARIA
	CHAVE SECUNDARIA
	DETECTOR DE FUMACA


PROPRIETÁRIO OU RESP. PELO USO
TRIBUNAL DE CONTAS

RESPONSÁVEL TÉCNICO
LUIS GUSTAVO SALIONI DUARTE

PROJETO TECNICO DE SEGURANÇA CONTRA INCENDIO
PROJETO DE PLANTA BAIXA, DETALHES E INFORMAÇÕES

FOLHA
2/6

OCUPAÇÃO: TRIBUNAL DE CONTAS DO ESTADO DE SP
LOCAL: FERNANDÓPOLIS - SP
PROPRIETÁRIO: TRIBUNAL DE CONTAS
EMPRESA: Saliarte Construtora e Engenharia Ltda - EPP
RESPONSÁVEL TÉCNICO: LUIS GUSTAVO SALIONI DUARTE
ESCALAS: indicadas CREA: 5063089603
DESENHO: AFONSO COSTA
DATA: 04/09/2019

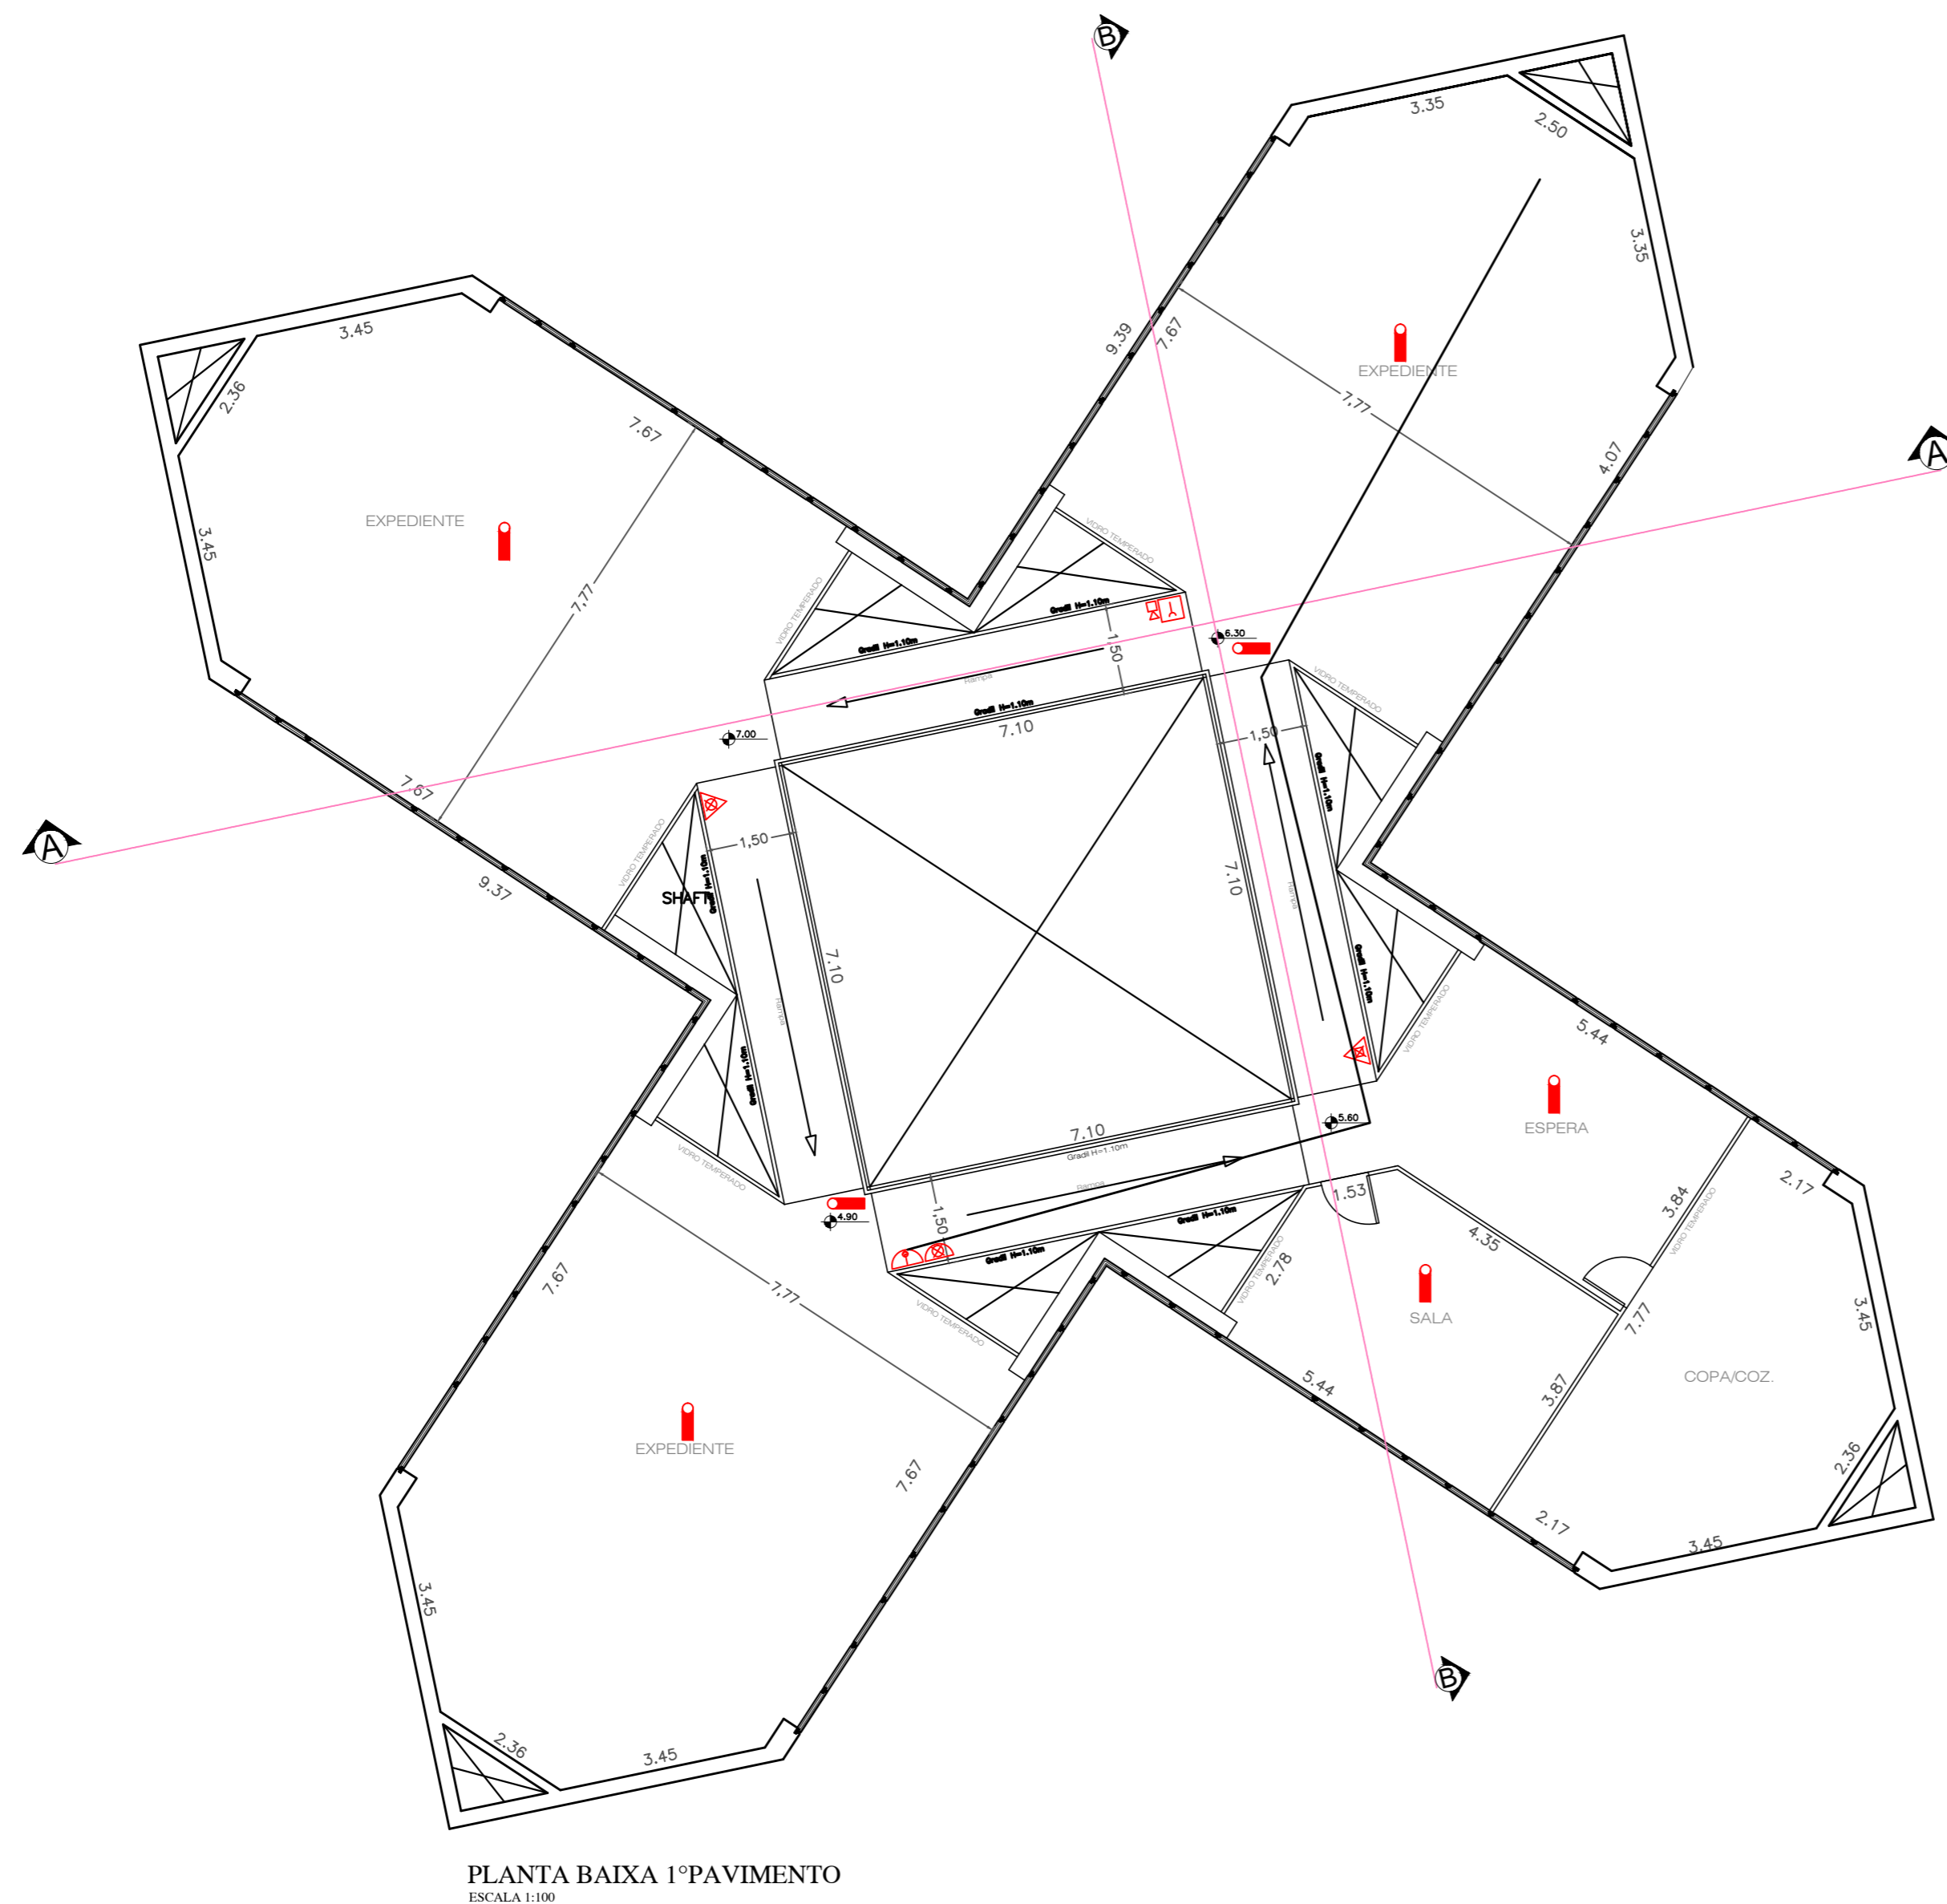

QUADRO DE AREAS (m2)	
TERRENO	1587,42
SUBSOLO	1131,37
TÉRREO	329,57
1º PAVIMENTO	355,31
2º PAVIMENTO	355,31
BARRILETE / CAIXA D'AGUA	76,35
TOTAL GERAL	2247,91
LIVRE	1257,85

SIMBOLOGIA		
SIST. DE DETECCAO E ALARME		PONTO DE ILUMINACAO DE BALIZAMENTO
		AVISADOR SONORO TIPO SIRENE
		AVISADOR SONORO E VISUAL
		ACIONADOR MANUAL DO SISTEMA DE DETECCAO E ALARME
		CENTRAL DE DETECCAO E ALARME
SIST. DE ILUMINACAO DE EMERGENCIA		PONTO DE ILUMINACAO DE EMERGENCIA
		BATERIAS DE ACUMULADORES PARA O SIST. DE ILUM. DE EMERGENCIA
		CENTRAL DO SISTEMA DE ILUMINACAO DE EMERGENCIA
SISTEMA DE HIDRANTES		BOMBA DE INCENDIO
		RESERVA DE INCENDIO
		HIDRANTE SIMPLES
		REGISTRO DE RECALQUE SEM VALVULA DE RETENCAO
		ACIONADOR DE BOMBA DE INCENDIO (BOTOEIRA TIPO LIGA DESLIGA)
		CENTRAL DE G.L.P
		REGISTRO DE PARAGEM
EXTINTORES PORTANTIS		GAS CARBONICO (CO2)
		PO QUIMICO SECO
		AGUA PRESSURIZADA
		ROTA DE FUGA
		CHAVE PRIMARIA
		CHAVE SECUNDARIA
		DETECTOR DE FUMAÇA


PROPRIETÁRIO OU RESP. PELO USO
TRIBUNAL DE CONTAS

RESPONSÁVEL TÉCNICO
LUÍS GUSTAVO SALIONI DUARTE

PROJETO TÉCNICO DE SEGURANÇA CONTRA INCENDIO
PROJETO DE PLANTA BAIXA, DETALHES E INFORMAÇÕES

FOLHA
3/6

Ocupação: TRIBUNAL DE CONTAS DO ESTADO DE SP
 Local: FERNANDÓPOLIS – SP
 Proprietário: TRIBUNAL DE CONTAS
 Empresa: Saliarte Construtora e Engenharia Ltda – EPP
 Responsável Técnico: LUÍS GUSTAVO SALIONI DUARTE
 Escalas: indicadas CREA: 5063089603
 Desenho: AFONSO COSTA DATA: 04/09/2019

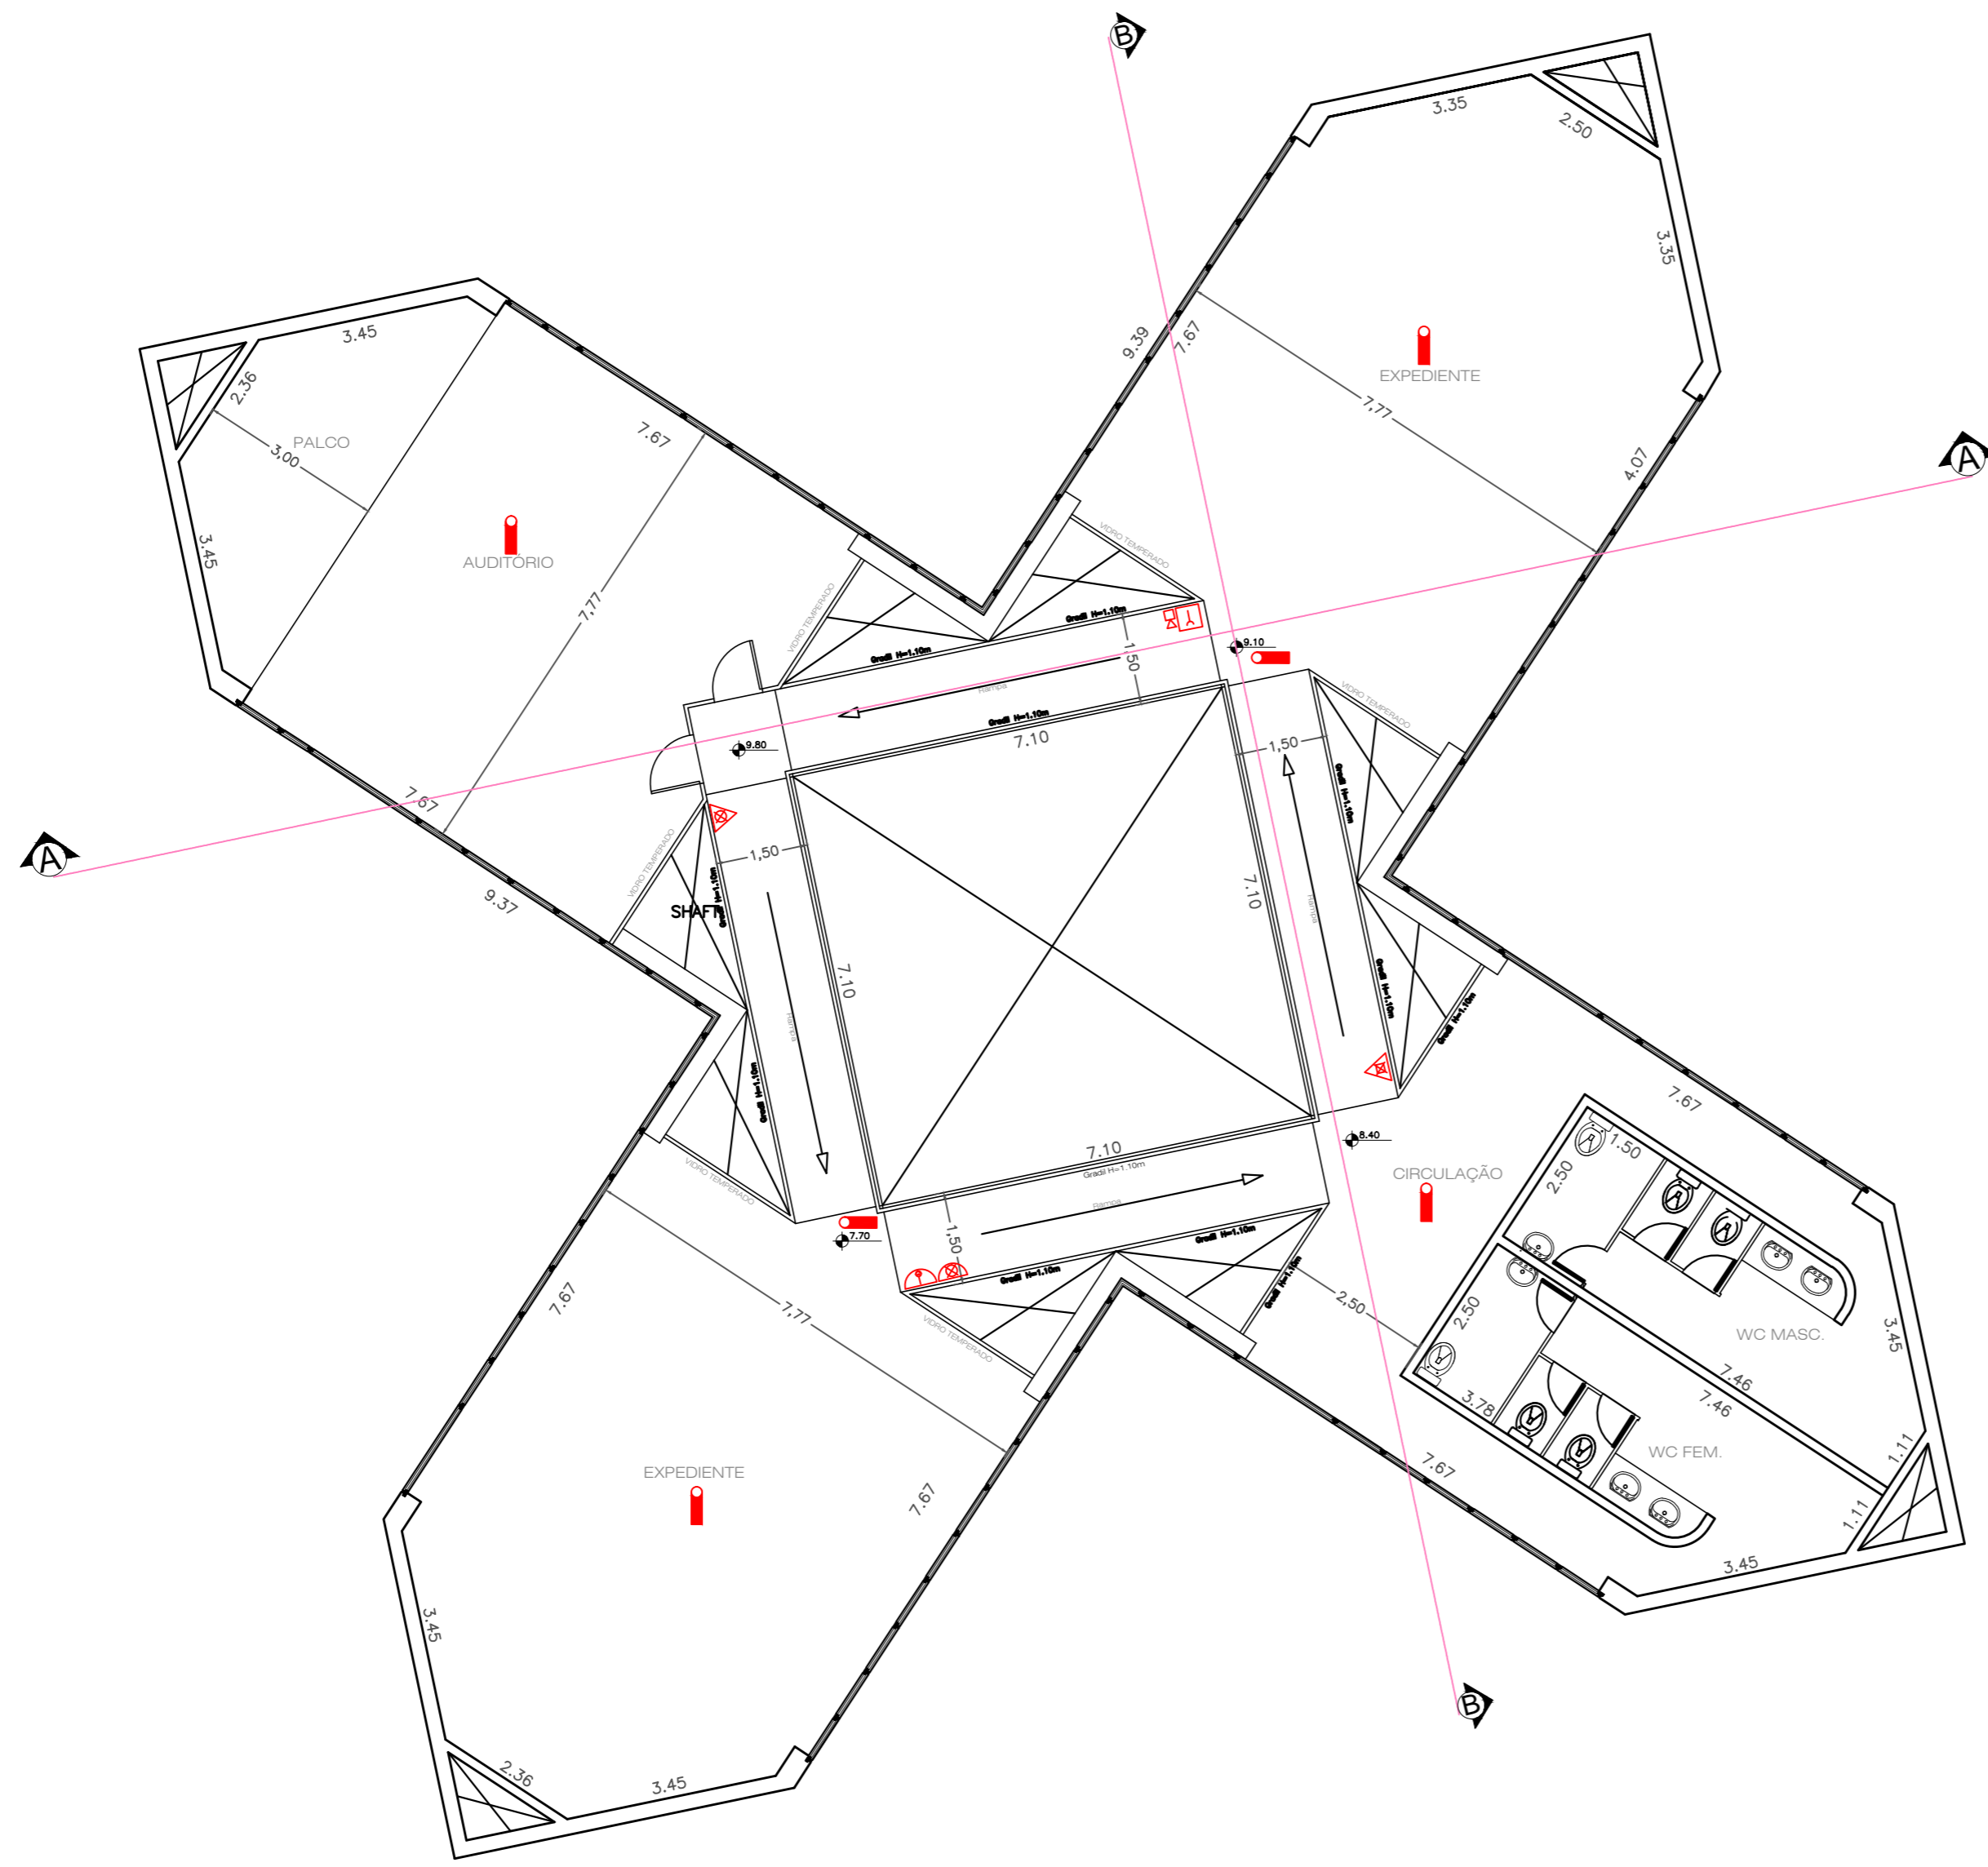

PLANTA BAIXA 2º PAVIMENTO
ESCALA 1:100

QUADRO DE ÁREAS (m ²)	
TERRENO	1587,42
SUBSOLO	1131,37
TÉRREO	329,57
1º PAVIMENTO	355,31
2º PAVIMENTO	355,31
BARRILETE / CAIXA D'ÁGUA	76,35
TOTAL GERAL	2247,91
LIVRE	1257,85

SIMBOLOGIA		
SIST. DE DETECÇÃO E ALARME		PONTO DE ILUMINAÇÃO DE BALIZAMENTO
		AVISADOR SONORO TIPO SIRENE
		AVISADOR SONORO E VISUAL
		ACIONADOR MANUAL DO SISTEMA DE DETECÇÃO E ALARME
		CENTRAL DE DETECÇÃO E ALARME
		BATERIAS DO SISTEMA DE DETECÇÃO E ALARME
SIST. DE ILUMINAÇÃO DE EMERGENCIA		PONTO DE ILUMINAÇÃO DE EMERGENCIA
		BATERIAS DE ACUMULADORES PARA O SIST. DE ILUM. DE EMERGENCIA
		CENTRAL DO SISTEMA DE ILUMINAÇÃO DE EMERGENCIA
SISTEMA DE HIDRANTES		BOMBA DE INCENDIO
		RESERVA DE INCENDIO
		HIDRANTE SIMPLES
		REGISTRO DE RECALQUE SEM VALVULA DE RETENCAO
		ACIONADOR DE BOMBA DE INCENDIO (BOTOEIRA TIPO LIGA DESLIGA)
		CENTRAL DE G.L.P
		REGISTRO DE PARAGEM
EXTINTORES PORTÁTEIS		GAS CARBONICO (CO2)
		PO QUIMICO SECO
		ÁGUA PRESSURIZADA
	ROTA DE FUGA	
	CHAVE PRIMÁRIA	
	CHAVE SECUNDÁRIA	
	DETECTOR DE FUMAÇA	


PROPRIETÁRIO OU RESP. PELO USO
TRIBUNAL DE CONTAS

RESPONSÁVEL TÉCNICO
LUIS GUSTAVO SALIONI DUARTE

PROJETO TÉCNICO DE SEGURANÇA CONTRA INCENDIO
PROJETO DE PLANTA BAIXA, DETALHES E INFORMAÇÕES

FOLHA
4/6

OCUPAÇÃO: TRIBUNAL DE CONTAS DO ESTADO DE SP
LOCAL: FERNANDÓPOLIS - SP
PROPRIETÁRIO: TRIBUNAL DE CONTAS
EMPRESA: Saliarte Construtora e Engenharia Ltda - EPP
RESPONSÁVEL TÉCNICO: LUIS GUSTAVO SALIONI DUARTE
ESCALAS: indicadas CREA: 5063089603
DESENHO: AFONSO COSTA DATA: 04/09/2019

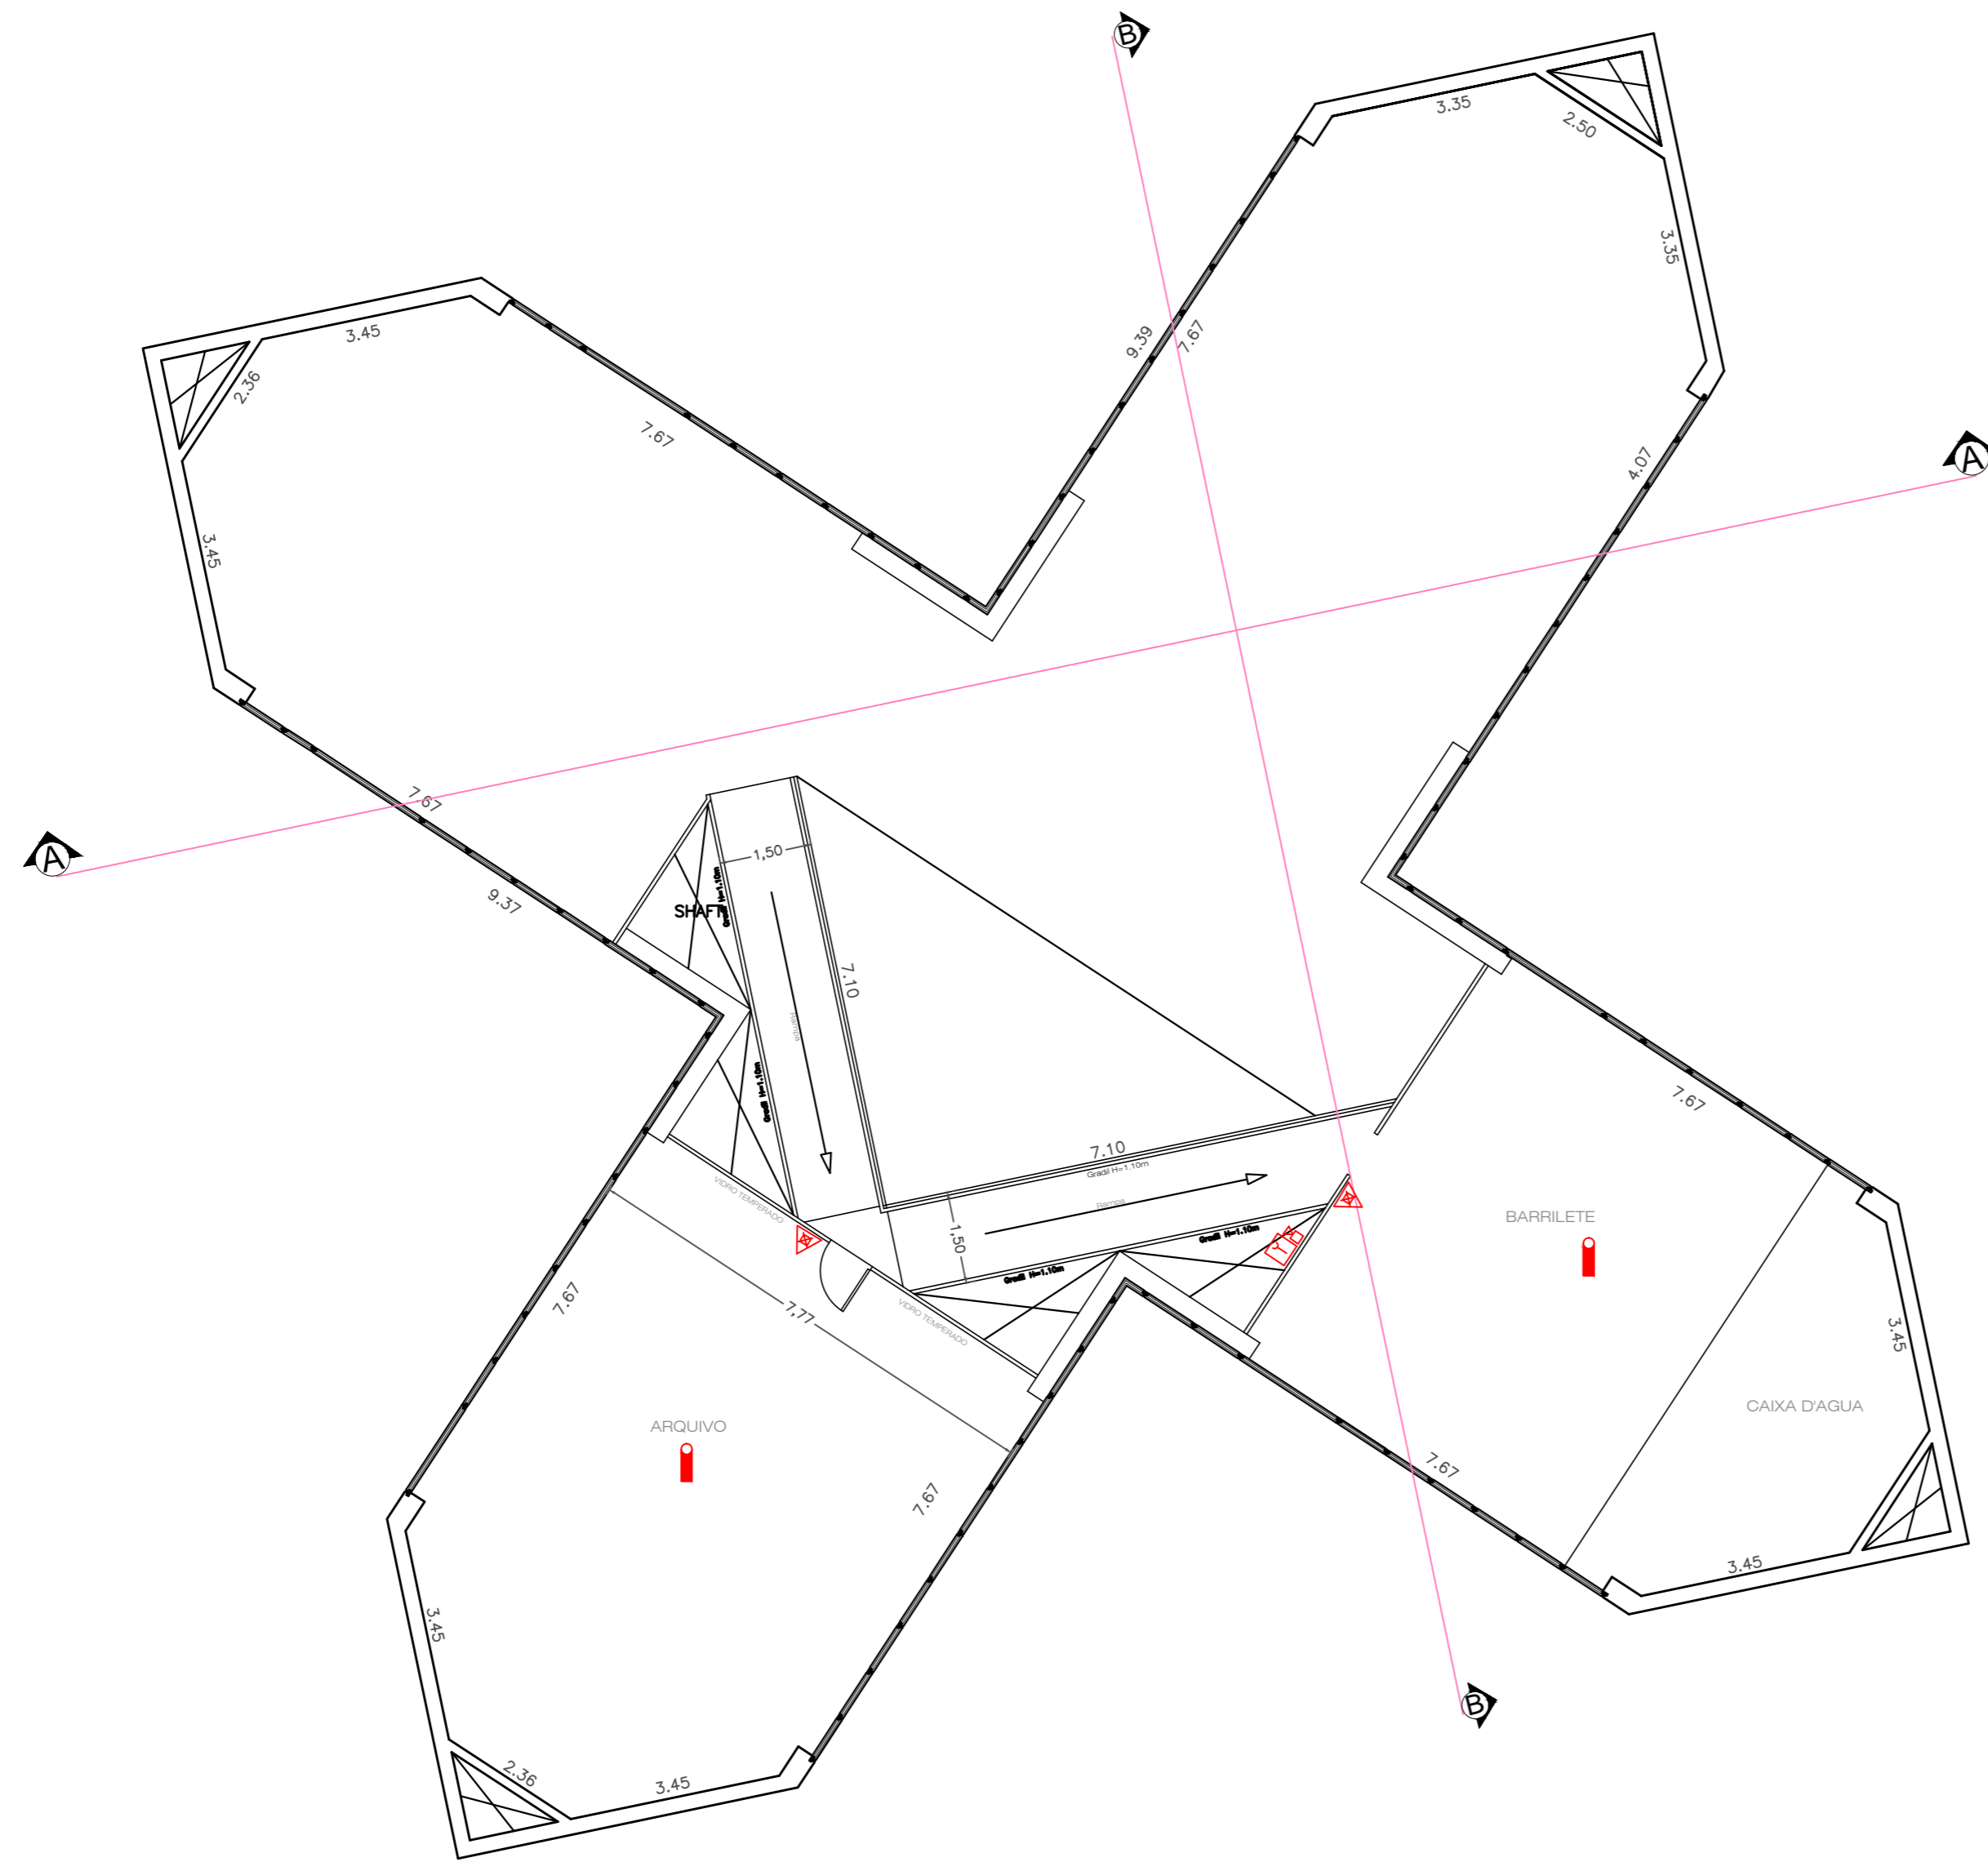

PLANTA BAIXA BARRILETE/ CAIXA D'AGUA
ESCALA 1:100

QUADRO DE AREAS (m2)	
TERRENO	1587,42
SUBSOLO	1131,37
TÉRREO	329,57
1º PAVIMENTO	355,31
2º PAVIMENTO	355,31
BARRILETE / CAIXA D'AGUA	76,35
TOTAL GERAL	2247,91
LIVRE	1257,85

SIMBOLOGIA		
SIST. DE DETECCAO E ALARME		PONTO DE ILUMINACAO DE BALIZAMENTO
		AVISADOR SONORO TIPO SIRENE
		AVISADOR SONORO E VISUAL
		ACIONADOR MANUAL DO SISTEMA DE DETECCAO E ALARME
		CENTRAL DE DETECCAO E ALARME
SIST. DE ILUMINACAO DE EMERGENCIA		PONTO DE ILUMINACAO DE EMERGENCIA
		BATERIAS DE ACUMULADORES PARA O SIST. DE ILM. DE EMERGENCIA
		CENTRAL DO SISTEMA DE ILUMINACAO DE EMERGENCIA
SISTEMA DE HIDRANTES		BOMBA DE INCENDIO
		RESERVA DE INCENDIO
		HIDRANTE SIMPLES
		REGISTRO DE RECALQUE SEM VALVULA DE RETENCAO
		ACIONADOR DE BOMBA DE INCENDIO (BOTOEIRA TIPO LIGA DESLIGA)
		CENTRAL DE G.L.P.
		REGISTRO DE PARAGEM
		EXTINTOR
EXTINTORES PORTATIS		GAS CARBONICO (CO2)
		PO QUIMICO SECO
		AGUA PRESSURIZADA
		ROTA DE FUGA
	CHAVE PRIMARIA	
	CHAVE SECUNDARIA	
	DETECTOR DE FUMAÇA	

PROPRIETÁRIO OU RESP. PELO USO
TRIBUNAL DE CONTAS

RESPONSÁVEL TÉCNICO
LUÍS GUSTAVO SALIONI DUARTE

PROJETO TECNICO DE SEGURANÇA CONTRA INCENDIO

PROJETO DE PLANTA BAIXA, DETALHES E INFORMAÇÕES

FOLHA

5/6

OCUPAÇÃO: TRIBUNAL DE CONTAS DO ESTADO DE SP

LOCAL: FERNANDÓPOLIS – SP

PROPRIETARIO: TRIBUNAL DE CONTAS


EMPRESA: Saliarte Construtora e Engenharia Ltda – EPP

RESPONSÁVEL TÉCNICO: LUÍS GUSTAVO SALIONI DUARTE

ESCALAS: indicadas CREA: 5063089603

DESENHO: AFONSO COSTA

DATA: 04/09/2019

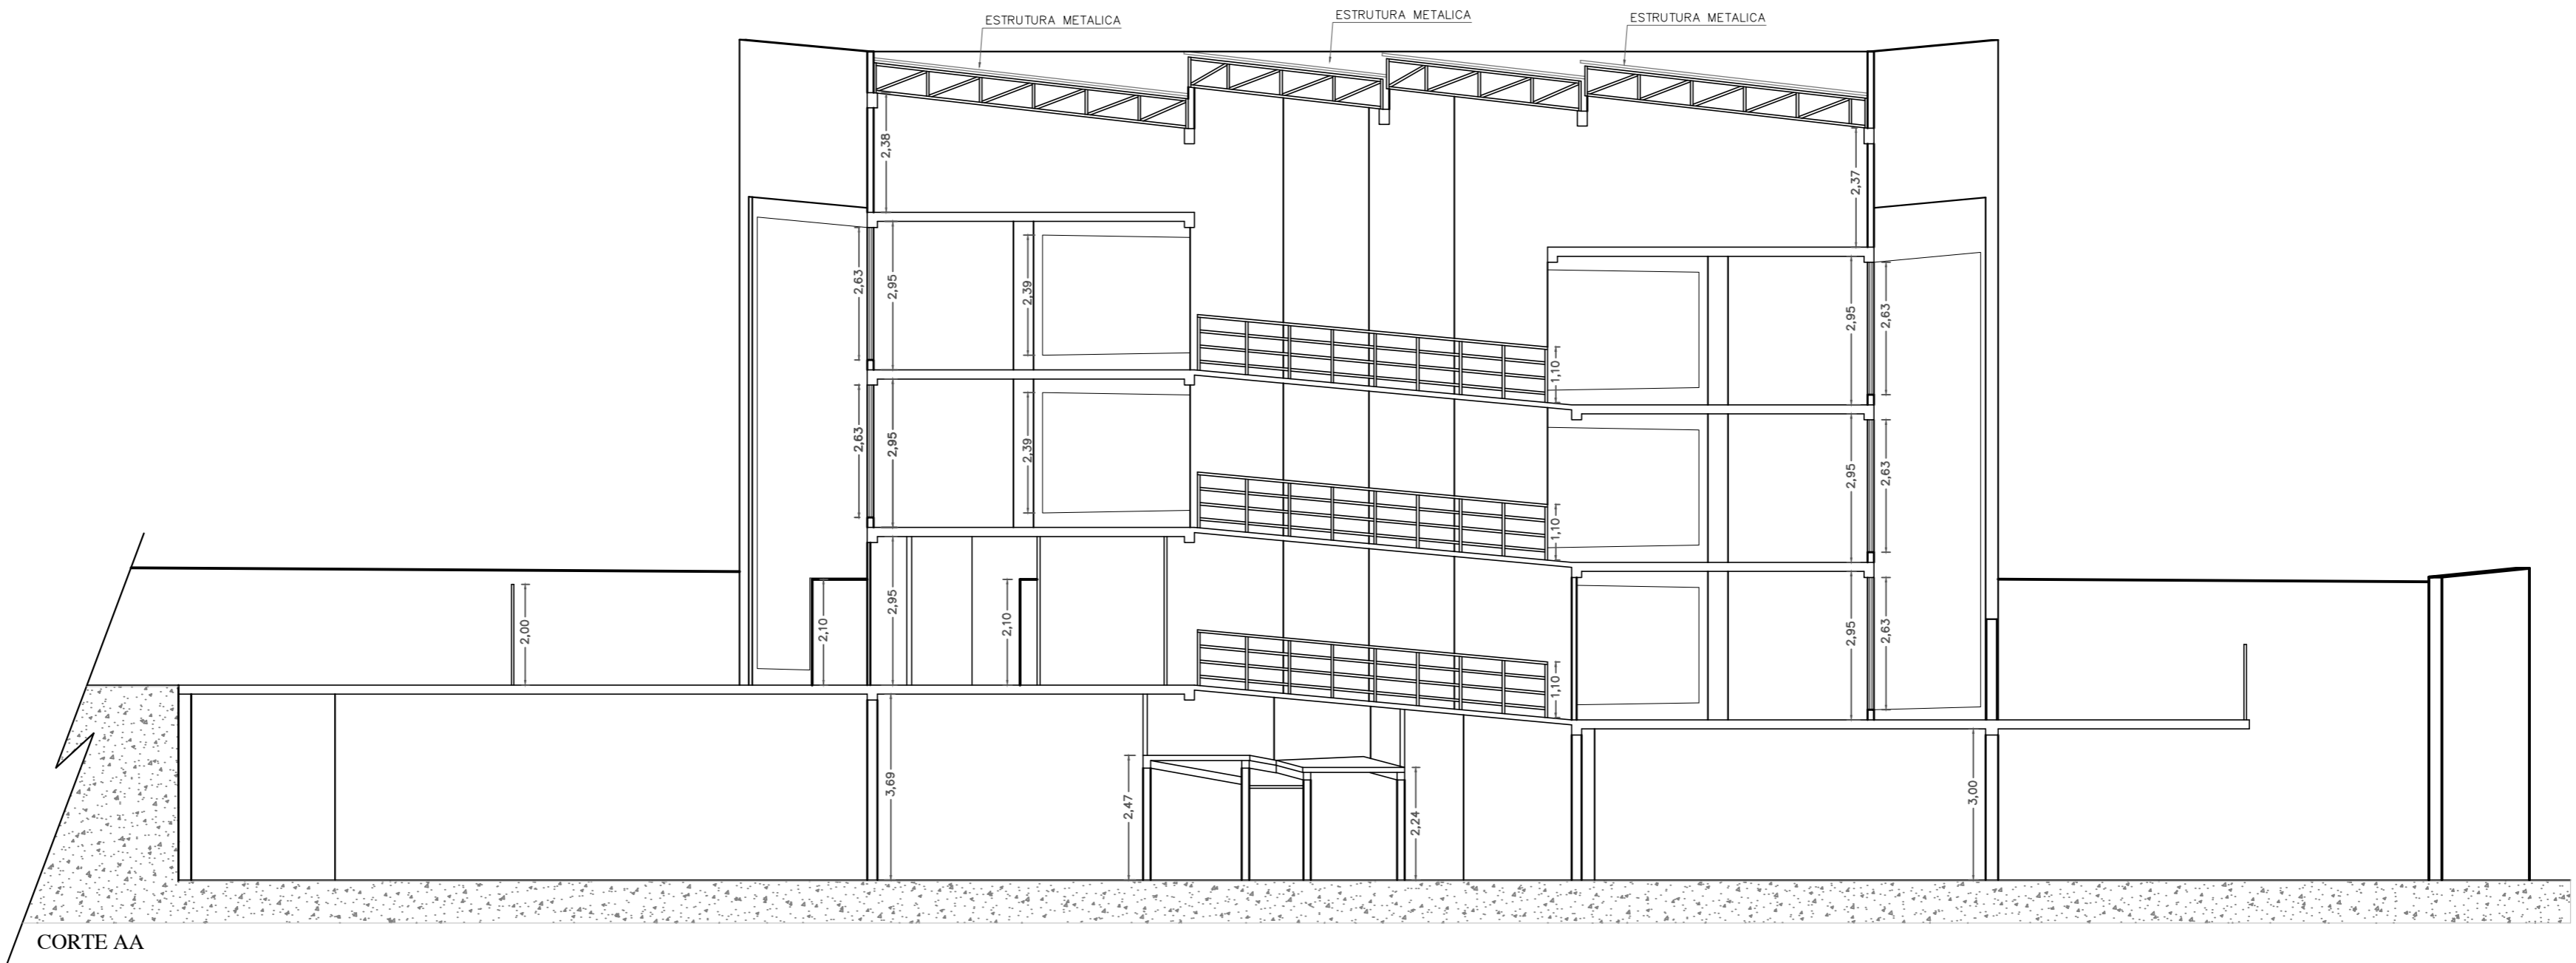

CORTE AA



CORTE BB

PROPRIETÁRIO OU RESP. PELO USO
TRIBUNAL DE CONTAS

RESPONSÁVEL TÉCNICO
LUÍS GUSTAVO SALIONI DUARTE

PROJETO TÉCNICO DE SEGURANÇA CONTRA INCÊNDIO

PROJETO DE PLANTA BAIXA, DETALHES E INFORMAÇÕES

FOLHA
6/6

Ocupação: TRIBUNAL DE CONTAS DO ESTADO DE SP
 LOCAL: FERNANDÓPOLIS - SP
 PROPRIETÁRIO: TRIBUNAL DE CONTAS
 EMPRESA: Saliarte Construtora e Engenharia Ltda - EPP
 RESPONSÁVEL TÉCNICO: LUÍS GUSTAVO SALIONI DUARTE
 ESCALAS: indicadas CREA: 506308960.3
 DESENHO: AFONSO COSTA DATA: 04/09/2019